


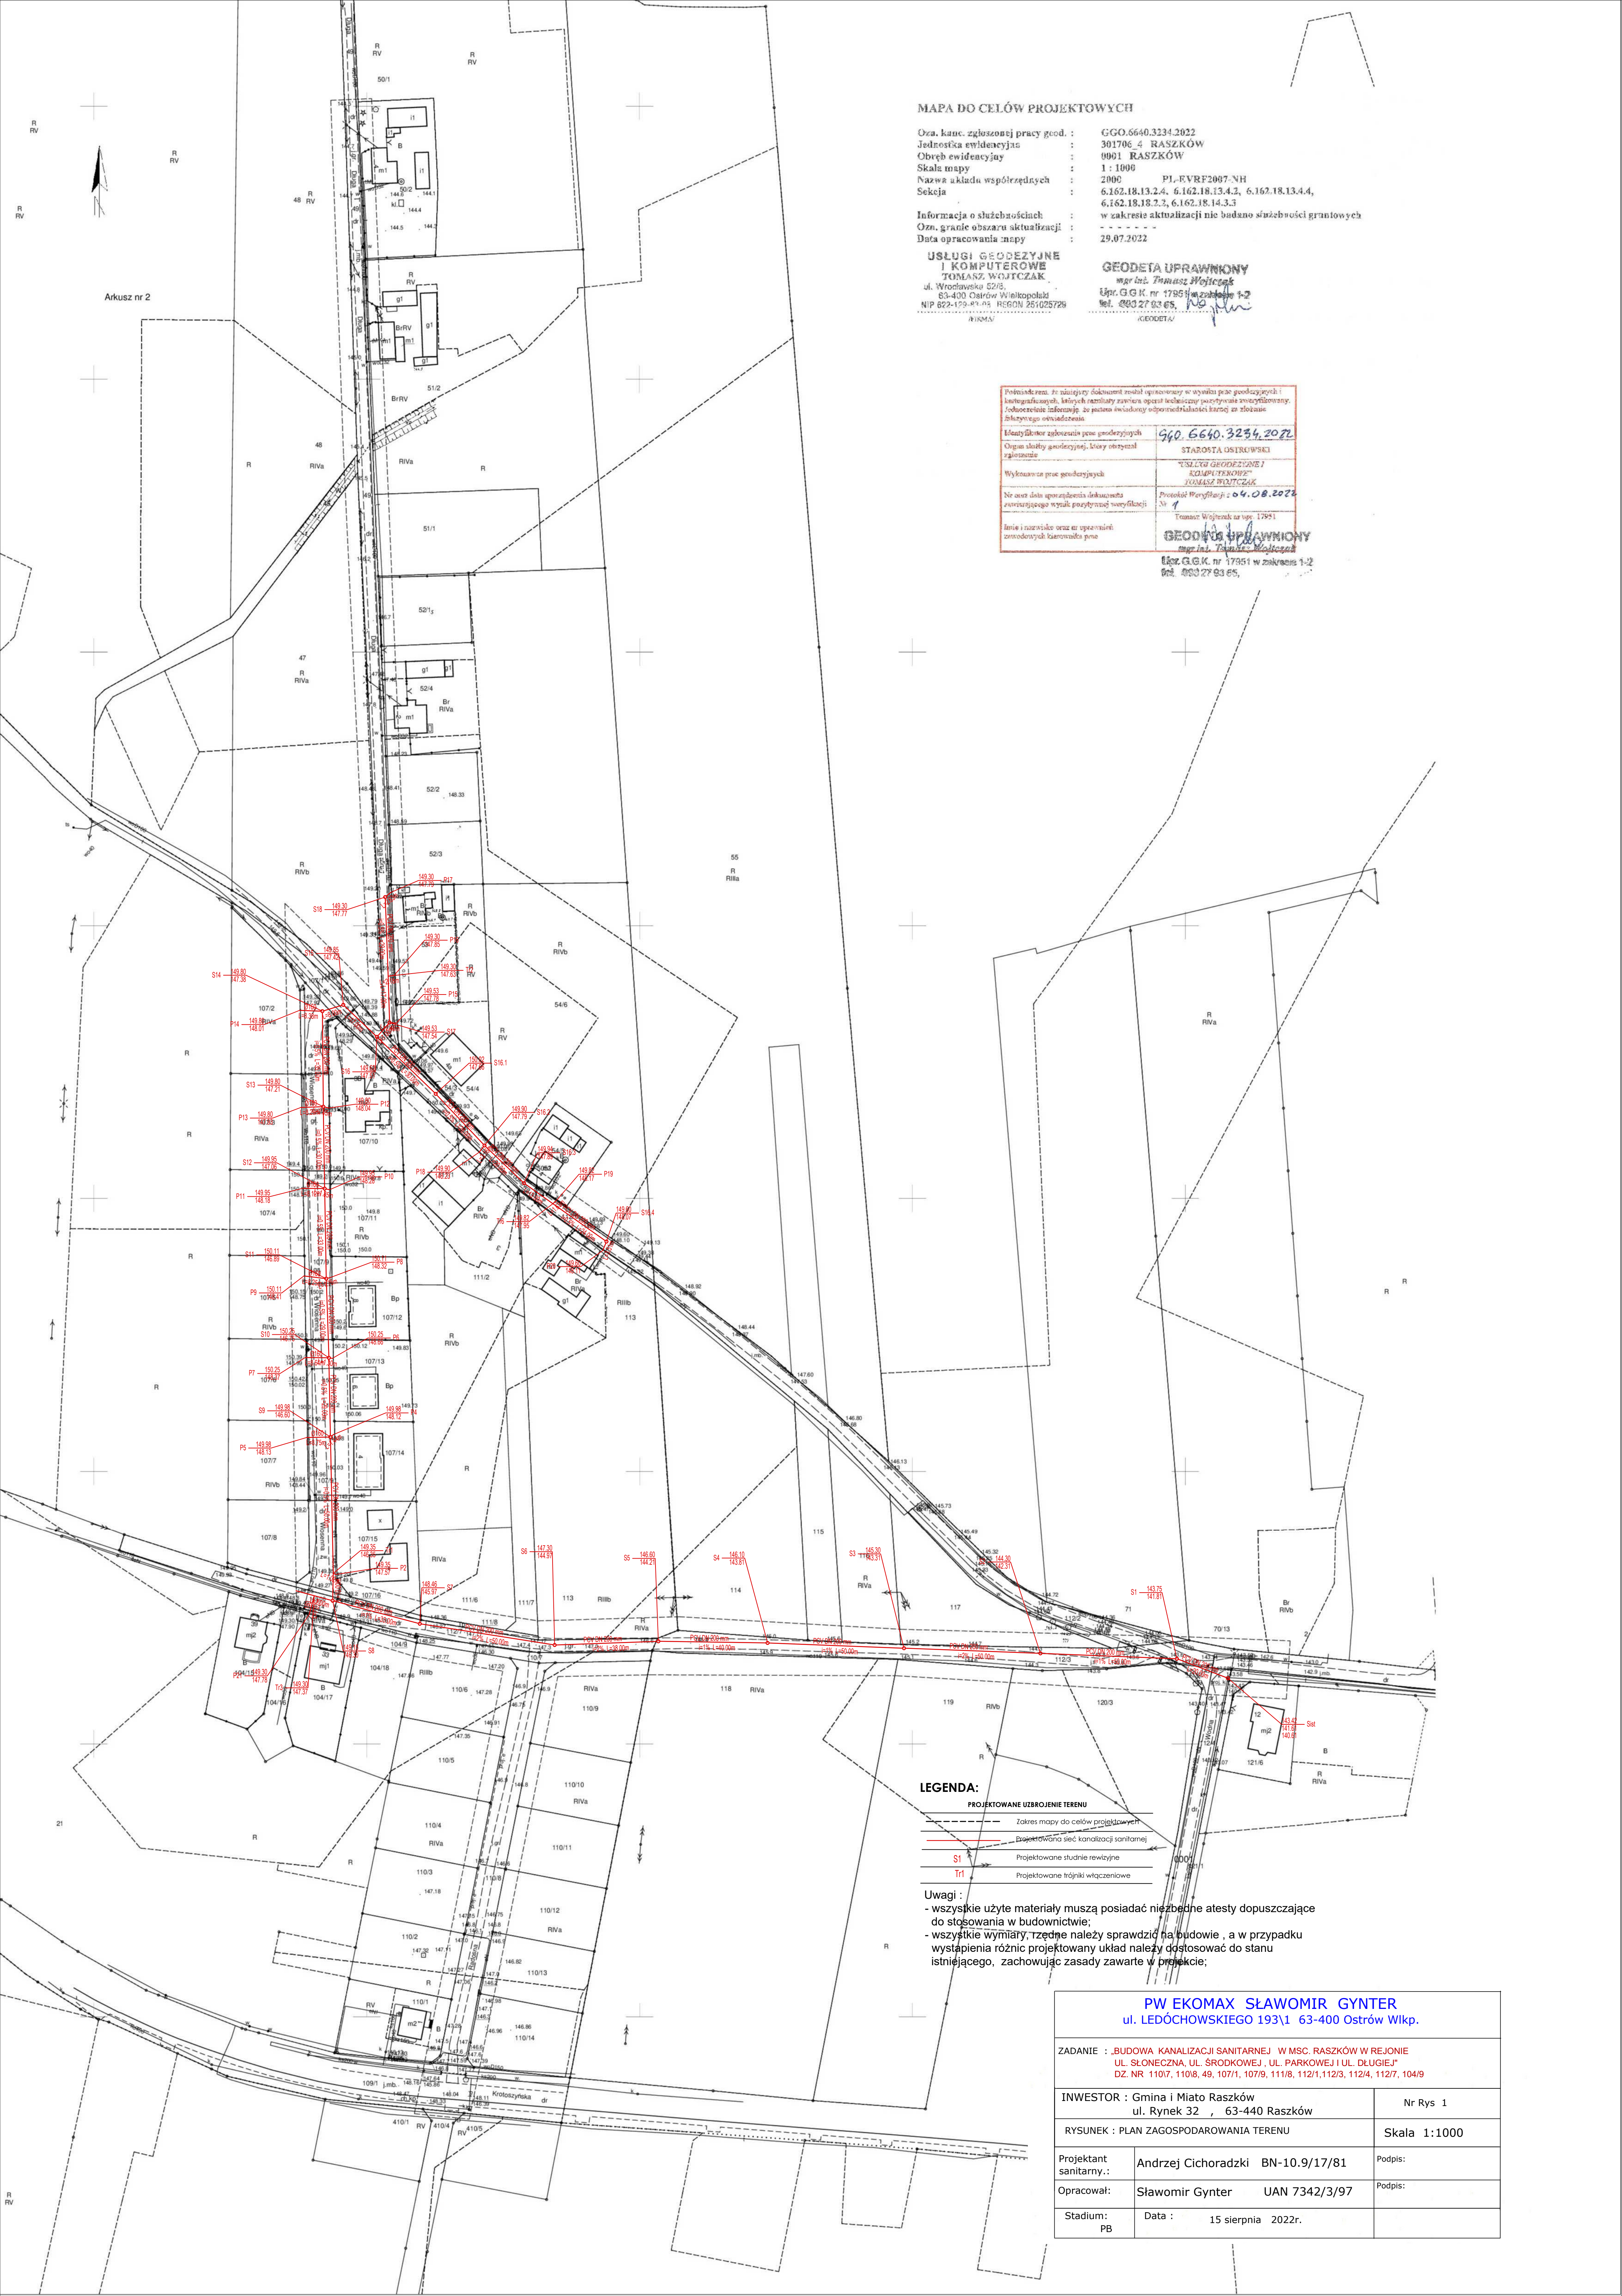

MAPA DO CELÓW PROJEKTOWYCH

Ozn. kanc. zgłoszonej pracy geod. : GGO.6640.3234.2022
Jednostka ewidencyjna : 301706 4 RASZKÓW
Obręb ewidencyjny : 0901 RASZKÓW
Skala mapy : 1 : 1000
Nazwa układu współrzędnych : 2000 PJ-EVRF2007-NH
Seksja : 6.162.18.13.2.4, 6.162.18.13.4.2, 6.162.18.13.4.4, 6.162.18.13.2.3, 6.162.18.14.3.3
Informacja o służebnościach : w zakresie aktualizacji nie badano służebności granicznych
Ozn. granic obszaru aktualizacji : - - - - -
Data opracowania mapy : 29.07.2022

USŁUGI GEODEZYJNE
I KOMPUTEROWE
TOMASZ WOJCZAK
ul. Wrocławska 52/5,
63-400 Ostrów Wielkopolski
NIP 622-129-83-65 REGON 261025729

GEODETA UPRAWNIONY
mgr inż. Tomasz Wojciech
Upr. G.G.K. nr 17951 w zakresie 1-2
tel. 693 27 93 65

Potwierdzam, że niniejszy dokument został opracowany w wyniku prac geodezyjnych i kartograficznych, których rezultaty zawiera opis techniczny poświadczony zaświadczaniem. Jednocześnie informuję, że jestem świadomy odpowiedzialności karnej za złożenie fałszywego świadectwa.

Identyfikator zgłoszenia prac geodezyjnych	940.6640.3234.2022
Organ służby geodezyjnej, który otrzymał zgłoszenie	STAROSTA OSTROWSKI
Wykonawca prac geodezyjnych	USŁUGI GEODEZYJNE I KOMPUTEROWE TOMASZ WOJCZAK
Nr oraz data sporządzenia dokumentu zawierającego wyniki geodezyjne weryfikacji	Protokół Weryfikacji z 04.08.2022 Nr 1 Tomasz Wojciech z upr. 17951
Imię i nazwisko oraz nr uprawnień zawodowych kierownika prac	GEODETA UPRAWNIONY mgr inż. Tomasz Wojciech Upr. G.G.K. nr 17951 w zakresie 1-2 tel. 693 27 93 65

LEGENDA:

- PROJEKTOWANE UZBROJENIE TERENU
- Zakres mapy do celów projektowych
 - Projektowana sieć kanalizacji sanitarnej
 - S1 Projektowane studnie rewizyjne
 - Tr1 Projektowane trójniki włączeniowe

Uwagi :
- wszystkie użyte materiały muszą posiadać niezbędne atesty dopuszczające do stosowania w budownictwie;
- wszystkie wymiary, rzędne należy sprawdzić na budowie, a w przypadku wystąpienia różnic projektowany układ należy dostosować do stanu istniejącego, zachowując zasady zawarte w projekcie;

PW EKOMAX SŁAWOMIR GYNTER
ul. LEDÓCHOWSKIEGO 193/1 63-400 Ostrów Wlkp.

ZADANIE : „BUDOWA KANALIZACJI SANITARNEJ W MSC. RASZKÓW W REJONIE UL. SŁONECZNA, UL. ŚRODKOWEJ, UL. PARKOWEJ I UL. DŁUGIEJ”
DZ. NR 110/7, 110/8, 49, 107/1, 107/9, 111/8, 112/1, 112/3, 112/4, 112/7, 104/9

INWESTOR : Gmina i Miasto Raszków
ul. Rynek 32, 63-440 Raszków

Nr Rys 1

RYSUNEK : PLAN ZAGOSPODAROWANIA TERENU

Skala 1:1000

Projektant sanitarny.: Andrzej Cichoradzki BN-10.9/17/81

Podpis:

Opracował: Sławomir Gynter UAN 7342/3/97

Podpis:

Stadium: PB Data : 15 sierpnia 2022r.