

STAROSTA OSTROWSKI

Zgodnie z art. 28c ustawy z dnia 17 maja 1989 r. Prawo geodezyjne i kartograficzne (Dz.U. z 2021 r. poz. 1998 ze zm.) poświadczam się, że niniejsza dokumentacja projektowa była przedmiotem narady koordynacyjnej przeprowadzonej w sposób elektroniczny i zakończony w dniu :

21.09.2022

w Starostwie Powiatowym w Ostrowie Wielkopolskim,

Aleja Powstańców Wielkopolskich 16

(nazwa jednostki, miejsce przeprowadzenia narady koordynacyjnej)

GGO.6630.888.2022


(znak sprawy)

Z up. STAROSTY

Rena Szwab

Przewodniczący Nadzoru

(podpis przewodniczącego Nadzoru koordynacyjnej)

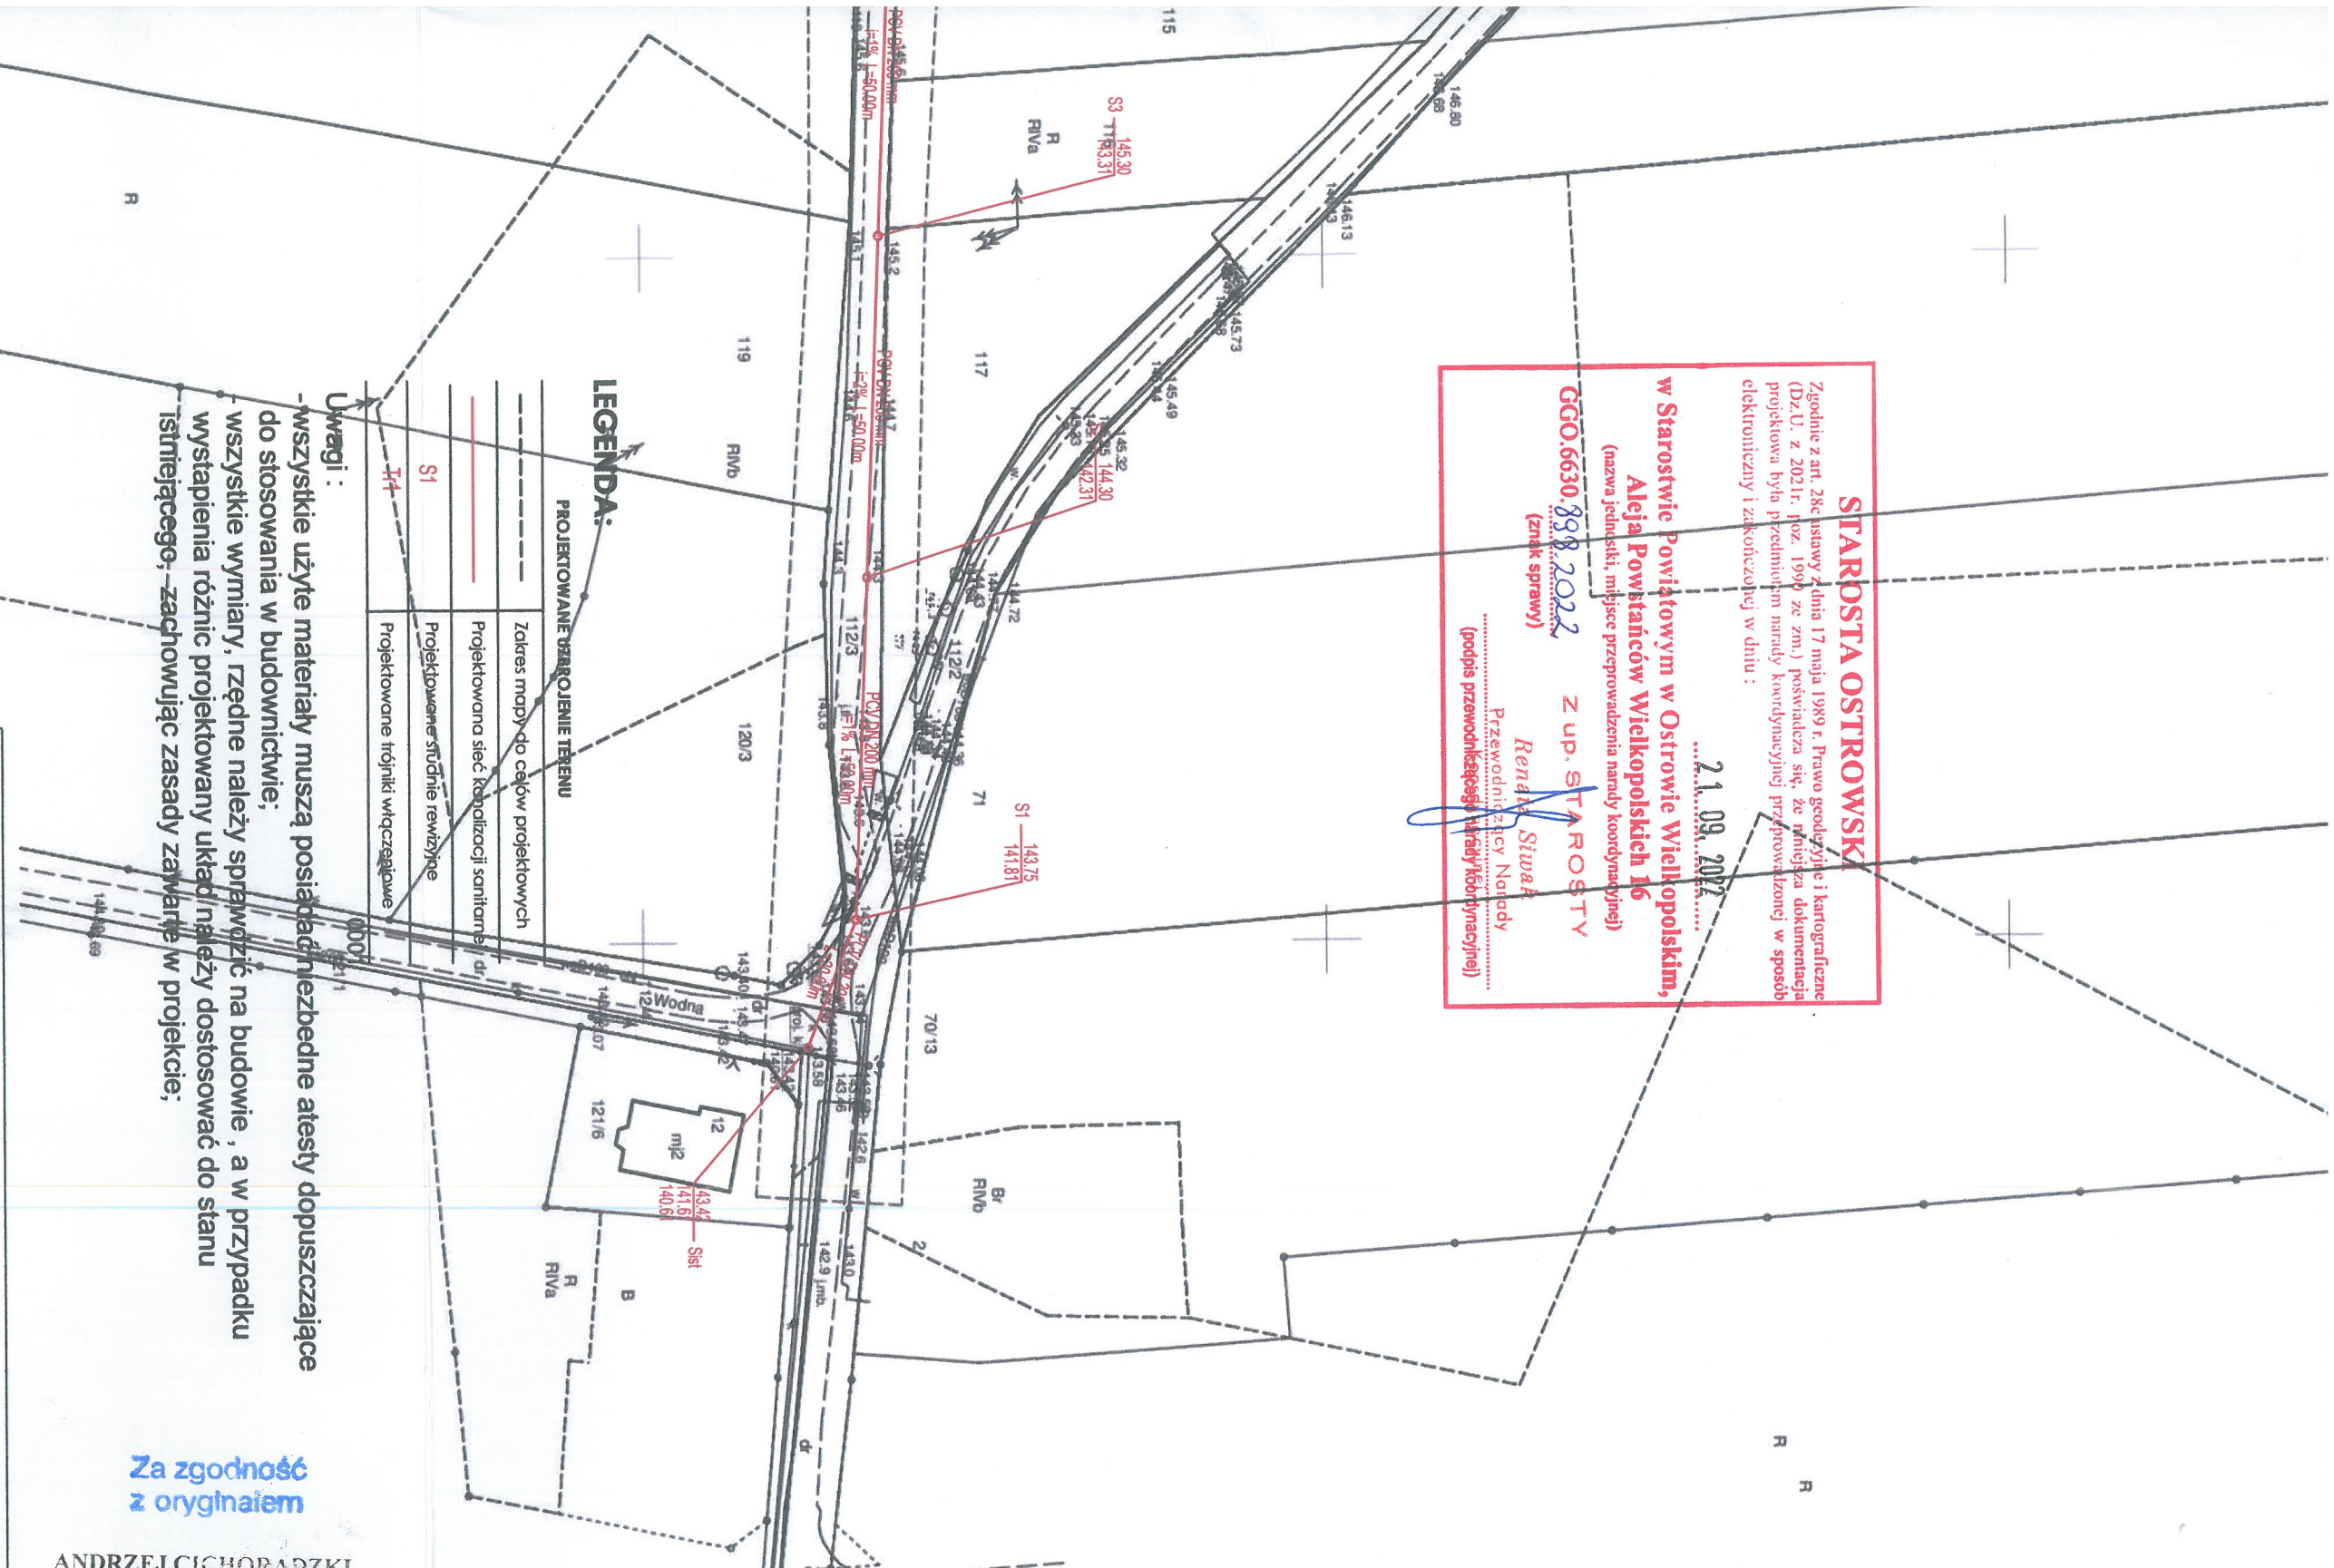

LEGENDA:

PROJEKTOWANE UZAGROJENIE TERENU

---	Zakres mapy do celów projektowych
---	Projektowana sieć kanalizacji sanitarnej / d.
---	Projektowane studnie rewizyjne
S1	Projektowane studnie rewizyjne
T1	Projektowane trójniki włączające

Uwagi:

- wszystkie użyte materiały muszą posiadać niezbędne atesty dopuszczające do stosowania w budownictwie;
- wszystkie wymiary, rzędne należy sprawdzić na budowie, a w przypadku wystąpienia różnic projektowany układ należy dostosować do stanu istniejącego;
- zachowując zasady zawarte w projekcie;

Za zgodność
z oryginałem

ANDRZEJ CICHORADZKI
Upr. do projektowania, kierowania
i nadzorowania robót w specjalności
instalacyjno-budowlanych
w zakr. sieci i instalacji sanitarnych.
Nr. ewid. 13775/2017, 21-10-9/17/81

PW EKOMAX SŁAWOMIR GYNTER

ul. LEDÓCHOWSKIEGO 193/1 63-400 Ostrów Wlkp.

ZADANIE : „BUDOWA KANALIZACJI SANITARNEJ W MŚC. RASZKÓW W REJONIE

UL. SŁONECZNA, UL. ŚRODKOWEJ, UL. PARKOWEJ I UL. DŁUGIEJ”
DZ. NR 110/7, 110/8, 49, 107/1, 107/9, 111/8, 112/1, 112/3, 112/4, 112/7, 104/9

INWESTOR : Gmina i Miasto Raszków

ul. Rynek 32 , 63-440 Raszków

Nr Rys 1

RYSunEK : PLAN ZAGOSPODAROWANIA TERENU

Skala 1:1000

Projektant
sanitarny.:

Andrzej Cichoradzki BN-10.9/17/81

Podpis:

AC

Opracował:

Sławomir Gynter

UAN 7342/3/97

Podpis:

G