


MAPA DO CELÓW PROJEKTOWYCH

Ozn. kanc. zgłoszonej pracy geod. : GGO.6640.3725.2022
 Jednostka ewidencyjna : 301706_4 RASZKÓW
 Obręb ewidencyjny : 0001 RASZKÓW
 Skala mapy : 1 : 500
 Nazwa układu współrzędnych : 2000 PL-EVRF2007-NH
 Sekcja : 6.162.18.13.4.4,
 Informacja o służebnościach : w zakresie aktualizacji nie badano służebności gruntowych
 Ozn. granic obszaru aktualizacji : - - - - -
 Data opracowania mapy : 10.08.2022

USŁUGI GEODEZYJNE
 I KOMPUTEROWE
 TOMASZ WOJTCZAK
 ul. Wrocławska 52/8,
 63-400 Ostrów Wielkopolski
 NIP 622-129-83-08 REGON 251025729
 /FIRMA/

GEODETA UPRAWNIONY
 mgr inż. Tomasz Wojtczak
 Upr. G.G.K. nr 17951 w zakresie 1-2
 tel. 693 27 93 65,
 /GEODETA/

STAROSTA OSTROWSKI
 Zgodnie z art. 28c ustawy z dnia 17 maja 1989 r. Prawo geodezyjne i kartograficzne (Dz.U. z 2021r. poz. 1990 ze zm.) poświadczam, że niniejsza dokumentacja projektowa była przedmiotem narady koordynacyjnej przeprowadzonej w sposób elektroniczny i zakończonej w dniu :
21.09.2022
 w Starostwie Powiatowym w Ostrowie Wielkopolskim,
 Aleja Powstańców Wielkopolskich 16
 (nazwa jednostki i miejsce przeprowadzenia narady koordynacyjnej)
GGO.6630.898.2022 Z up. STAROSTY
 (znak sprawy)
 Renata Siwak
 Przewodniczący Narady
 Koordynacyjnej
 (podpis przewodniczącego narady koordynacyjnej)

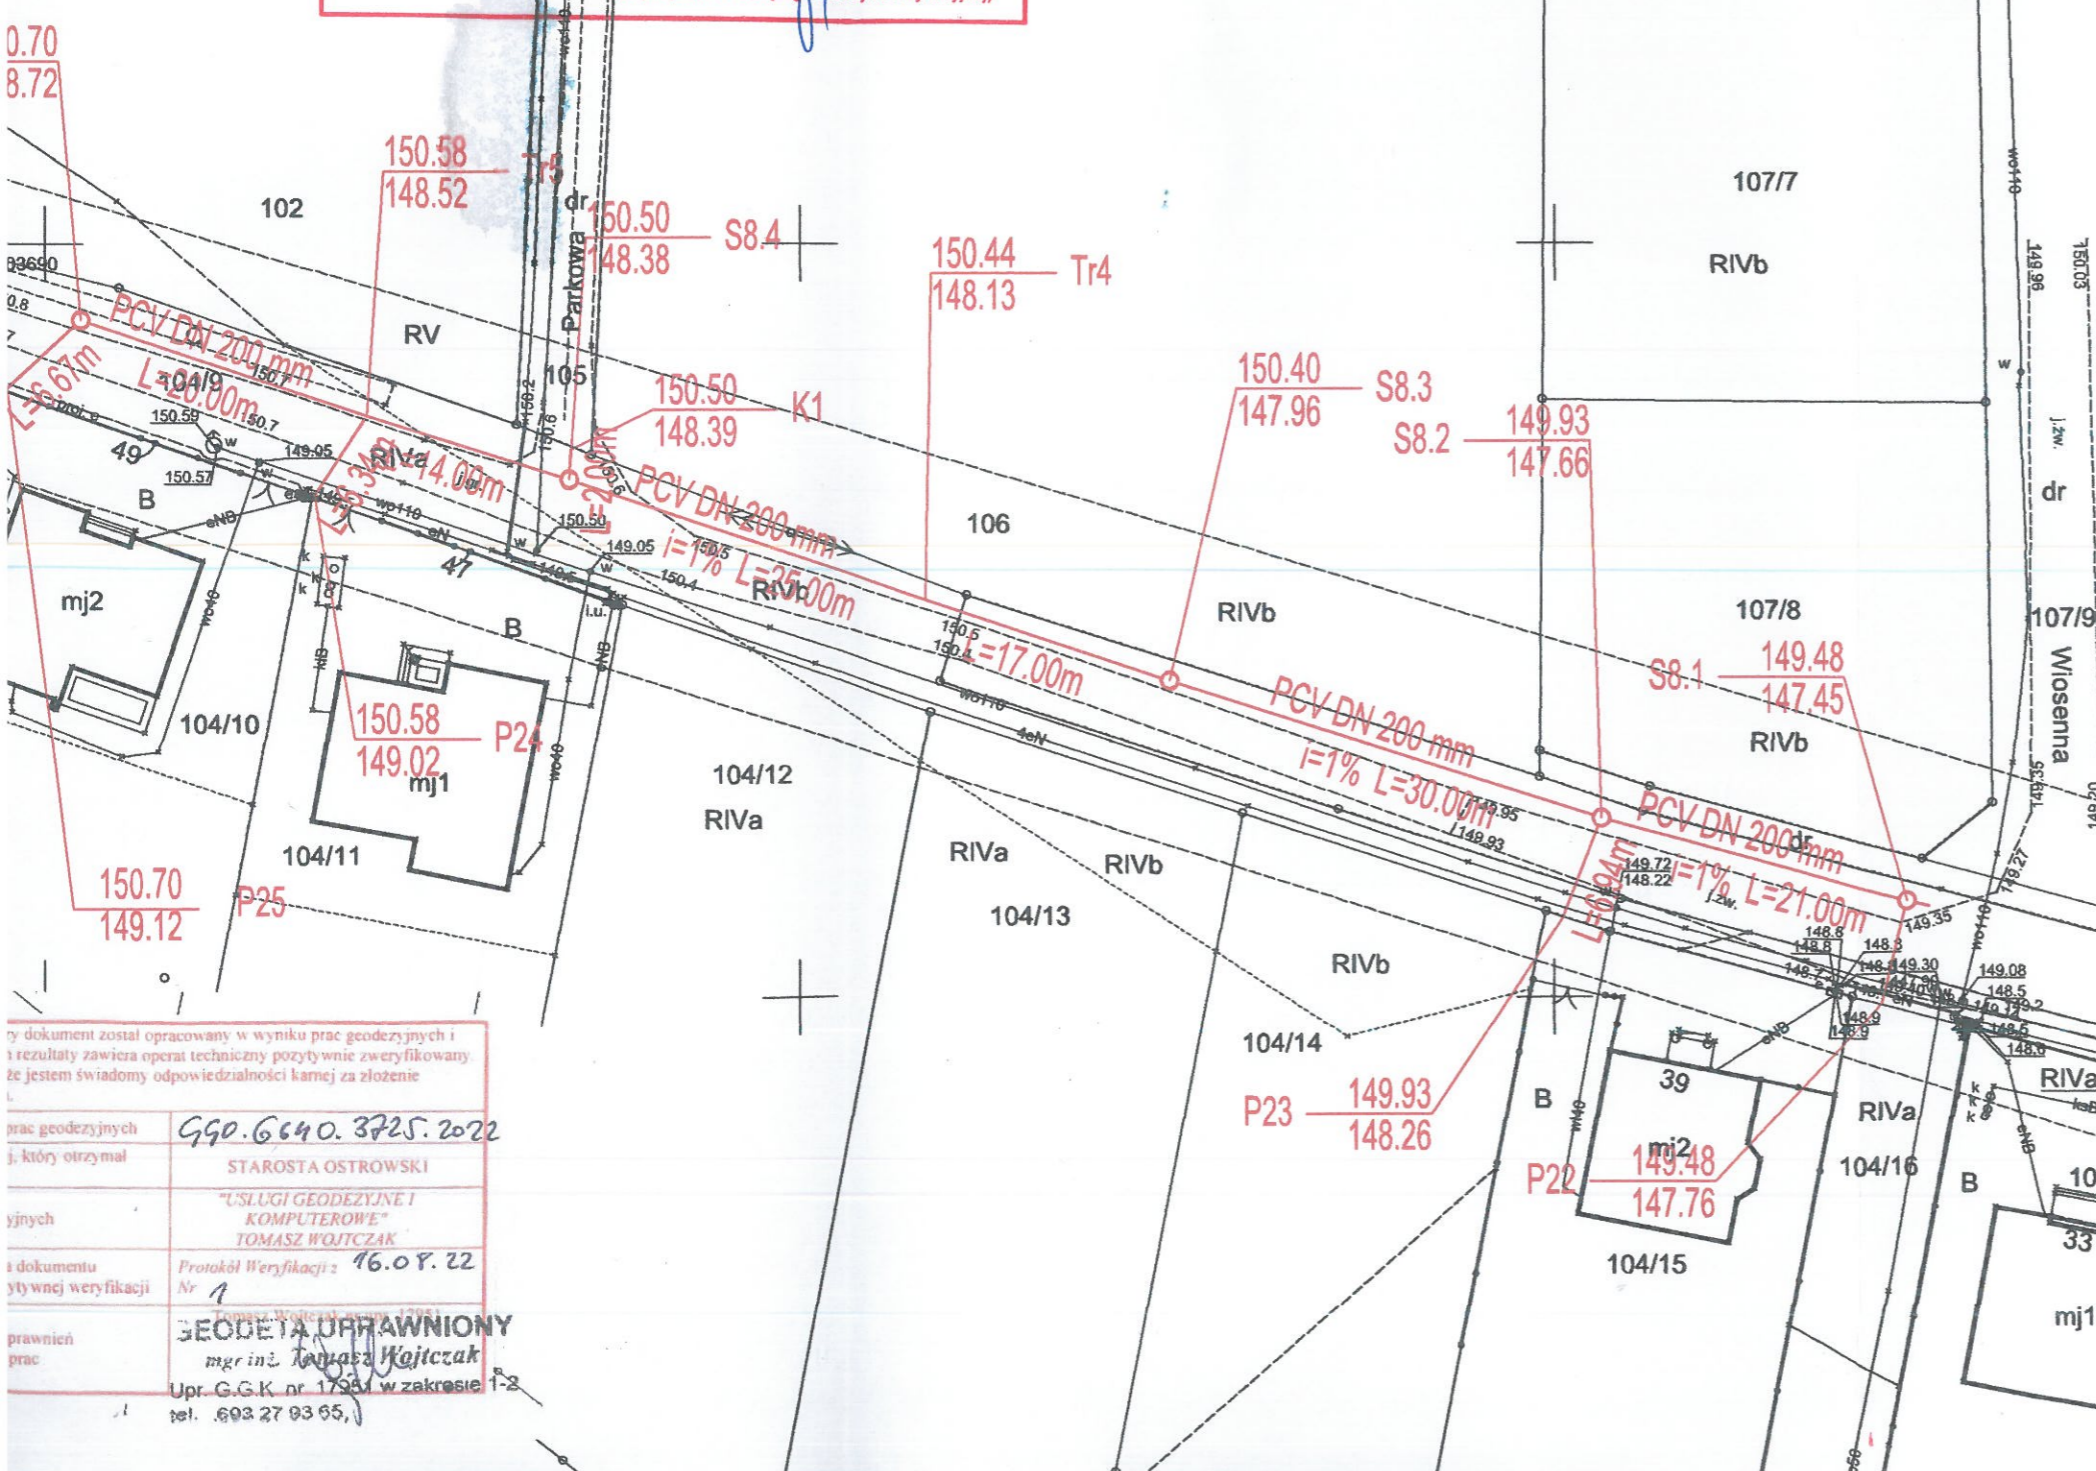

LEGENDA:

PROJEKTOWANE UZBROJENIE TERENU	
-----	Zakres mapy do celów projektowych
-----	Projektowana sieć kanalizacji sanitarnej
S1	Projektowane studnie rewizyjne
Tr1	Projektowane trójniki włączeniowe

Uwagi :

- wszystkie użyte materiały muszą posiadać niezbędne atesty dopuszczające do stosowania w budownictwie;
- wszystkie wymiary, rzędne należy sprawdzić na budowie, a w przypadku wystąpienia różnic projektowany układ należy dostosować do stanu istniejącego, zachowując zasady zawarte w projekcie;

ANDRZEJ CICHORADZKI
 Upr. do projektowania, kierownika nadzorowania i nadzoru w specjalności inżynierskiej w zakresie instalacji sanitarnych
 Nr ew. J. I. /115/Pw, BN-10.9

PW EKOMAX SŁAWOMIR GYNTER ul. LEDÓCHOWSKIEGO 193\1 63-400 Ostrów Wlkp.		
ZADANIE : „BUDOWA KANALIZACJI SANITARNEJ W MSC. RASZKÓW W REJONIE UL. SŁONECZNA, UL. ŚRODKOWEJ, UL. PARKOWEJ I UL. DŁUGIEJ” DZ. NR 110/7, 110/8, 49, 107/1, 107/9, 111/8, 112/1, 112/3, 112/4, 112/7, 104/9		
INWESTOR : Gmina i Miasto Raszków ul. Rynek 32, 63-440 Raszków	Nr Rys 2	
RYSUNEK : PLAN ZAGOSPODAROWANIA TERENU	Skala 1:500	
Projektant sanitarny.:	Andrzej Cichoradzki BN-10.9/17/81	Podpis: <i>AC</i>
Opracował:	Sławomir Gynter UAN 7342/3/97	Podpis: <i>Gy</i>
Stadium: PB	Data : 15 sierpnia 2022r.	

Pracę geodezyjną i komputerową, w której otrzymałem	GGO.6640.3725.2022
Wzrosty i pomiary	STAROSTA OSTROWSKI
Wzrosty i pomiary	„USŁUGI GEODEZYJNE I KOMPUTEROWE” TOMASZ WOJTCZAK
Wzrosty i pomiary	Protokół Weryfikacji z 16.08.22 Nr 1
Wzrosty i pomiary	GEODETA UPRAWNIONY mgr inż. Tomasz Wojtczak Upr. G.G.K. nr 17951 w zakresie 1-2 tel. 693 27 93 65,